



1 PLANTA BAIXA  
ESCALA 1/50

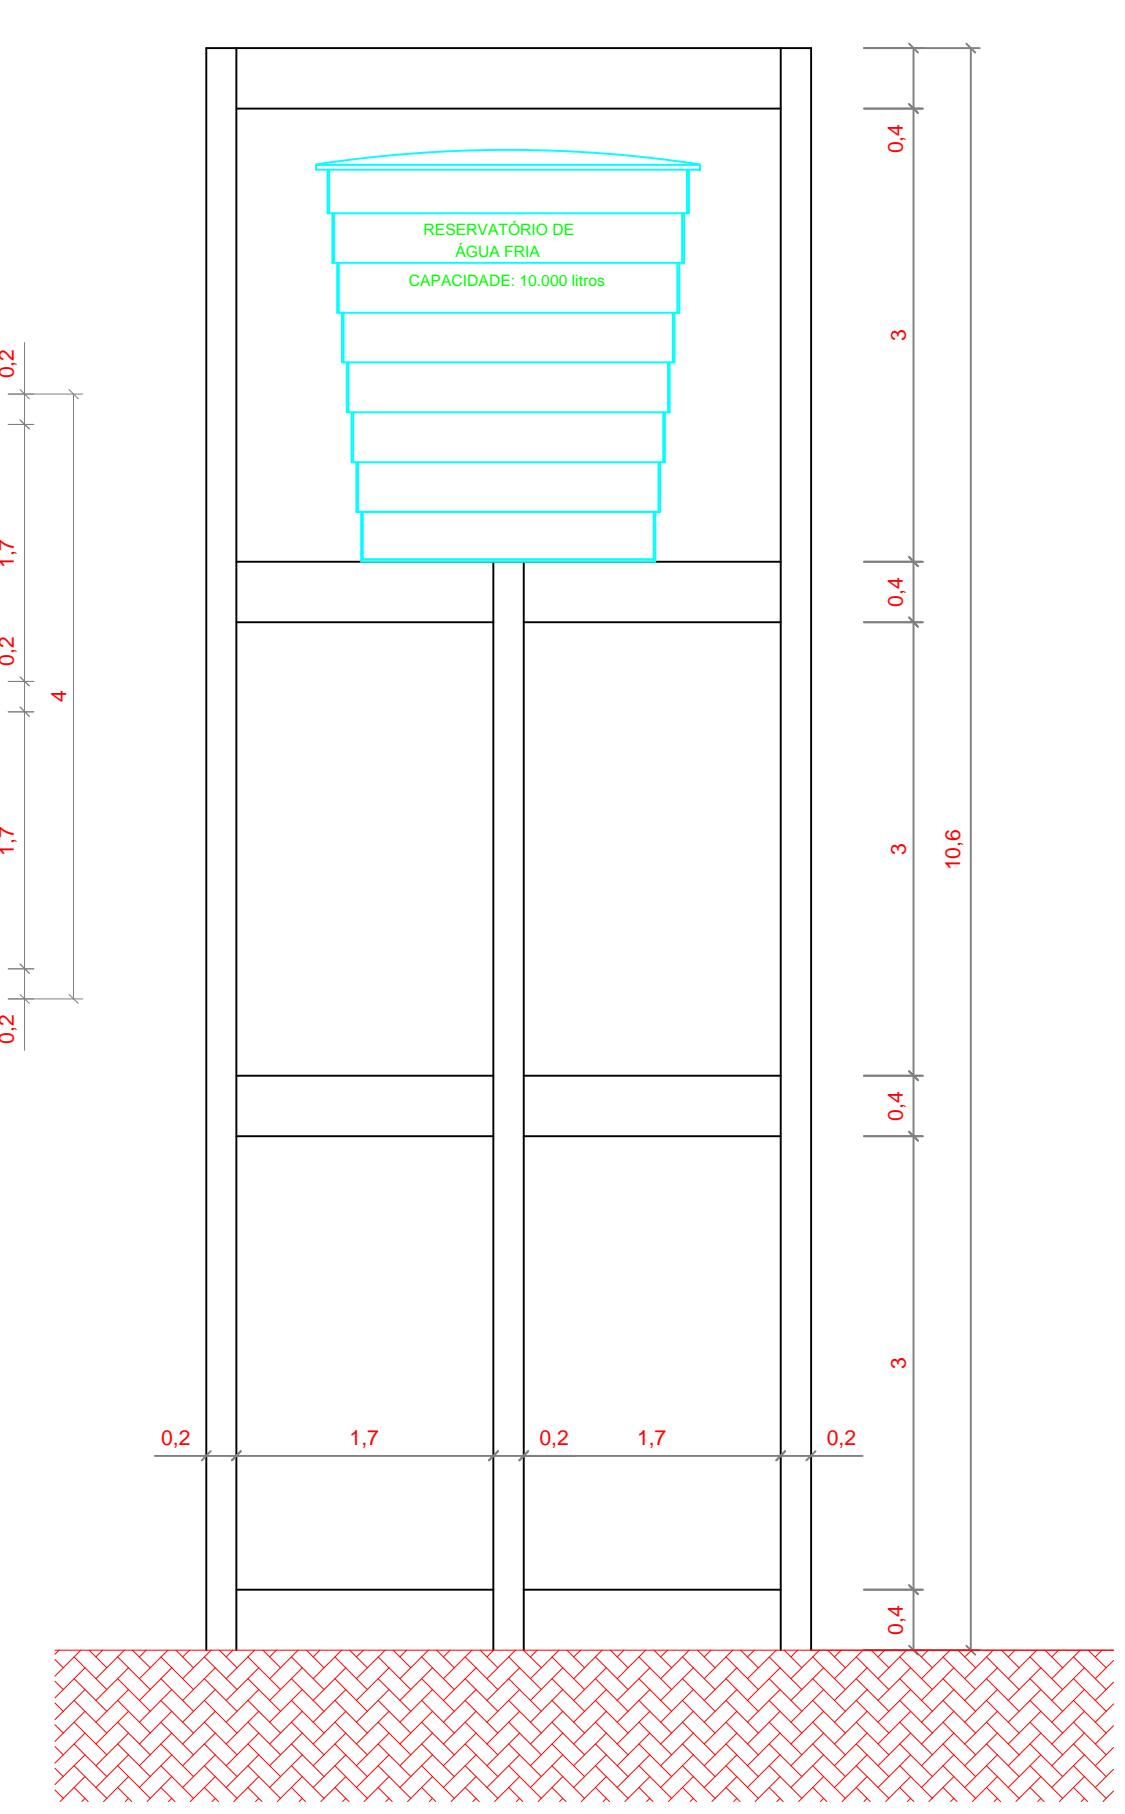

2 CORTE A-A'  
ESCALA 1/50

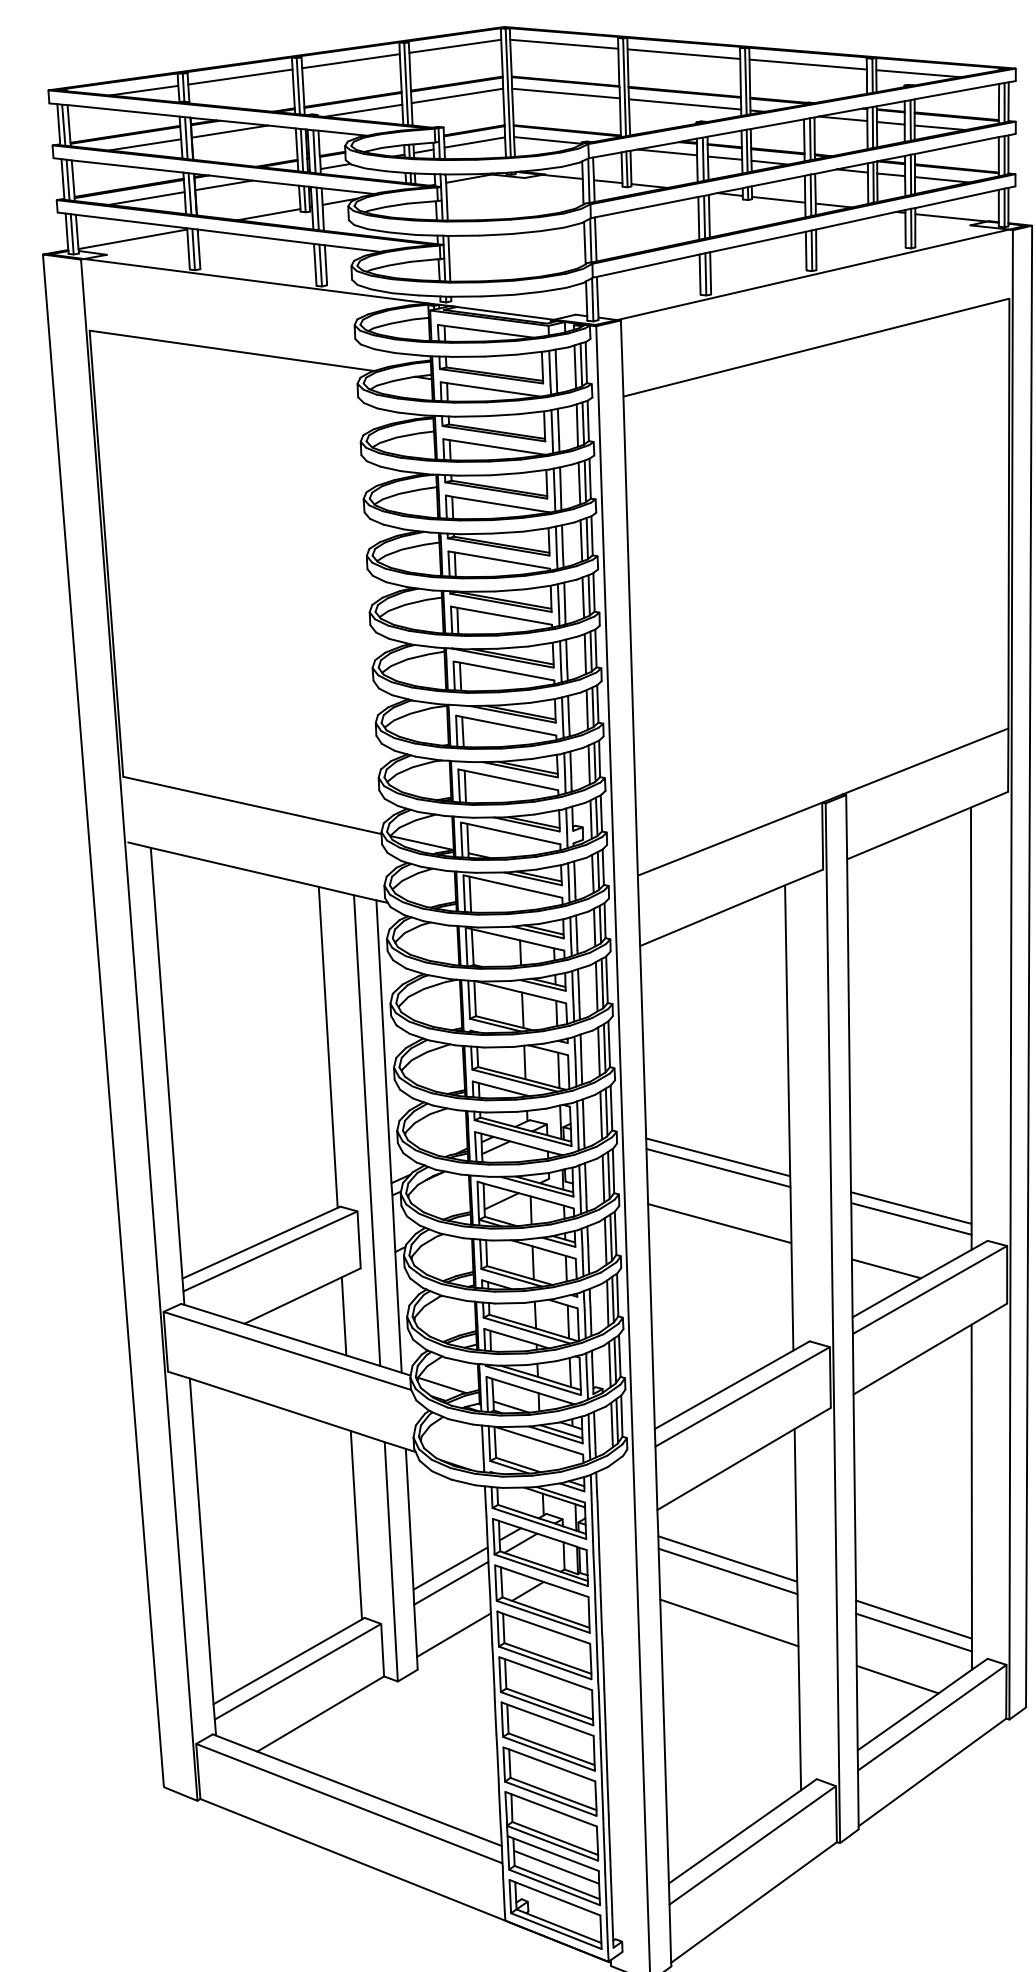

3 ISOMÉTRICO  
ESCALA 1/50



ESTADO DO RIO GRANDE DO SUL  
PREFEITURA MUNICIPAL DE CAMAQUÃ  
SECRETARIA MUNICIPAL DA INFRAESTRUTURA

Objeto: <b>PROJETO DE REFORMA E AMPLIAÇÃO</b>			
Endereço: Vila Botafogo, 4º Distrito - Camaquã, RS			
Proprietário: Prefeitura Municipal de Camaquã - CNPJ: 08696810/0001-75		Escala: 1/50	
Resp. Técnico: Geovana Monte Silveira - CREA: 133364	Data: 08/06/2015	Dim: 683x518mm	Arquivo: Reservatorio_Oito.dwg
Prancha: Arquitetônico		Desenho: Geovana Prancha: <b>02</b>	